


初島排水処理施設位置図

(S=1/2500)

初島漁業集落排水処理施設
熱海市初島浄水管理センター
熱海市字拝ノ上地内

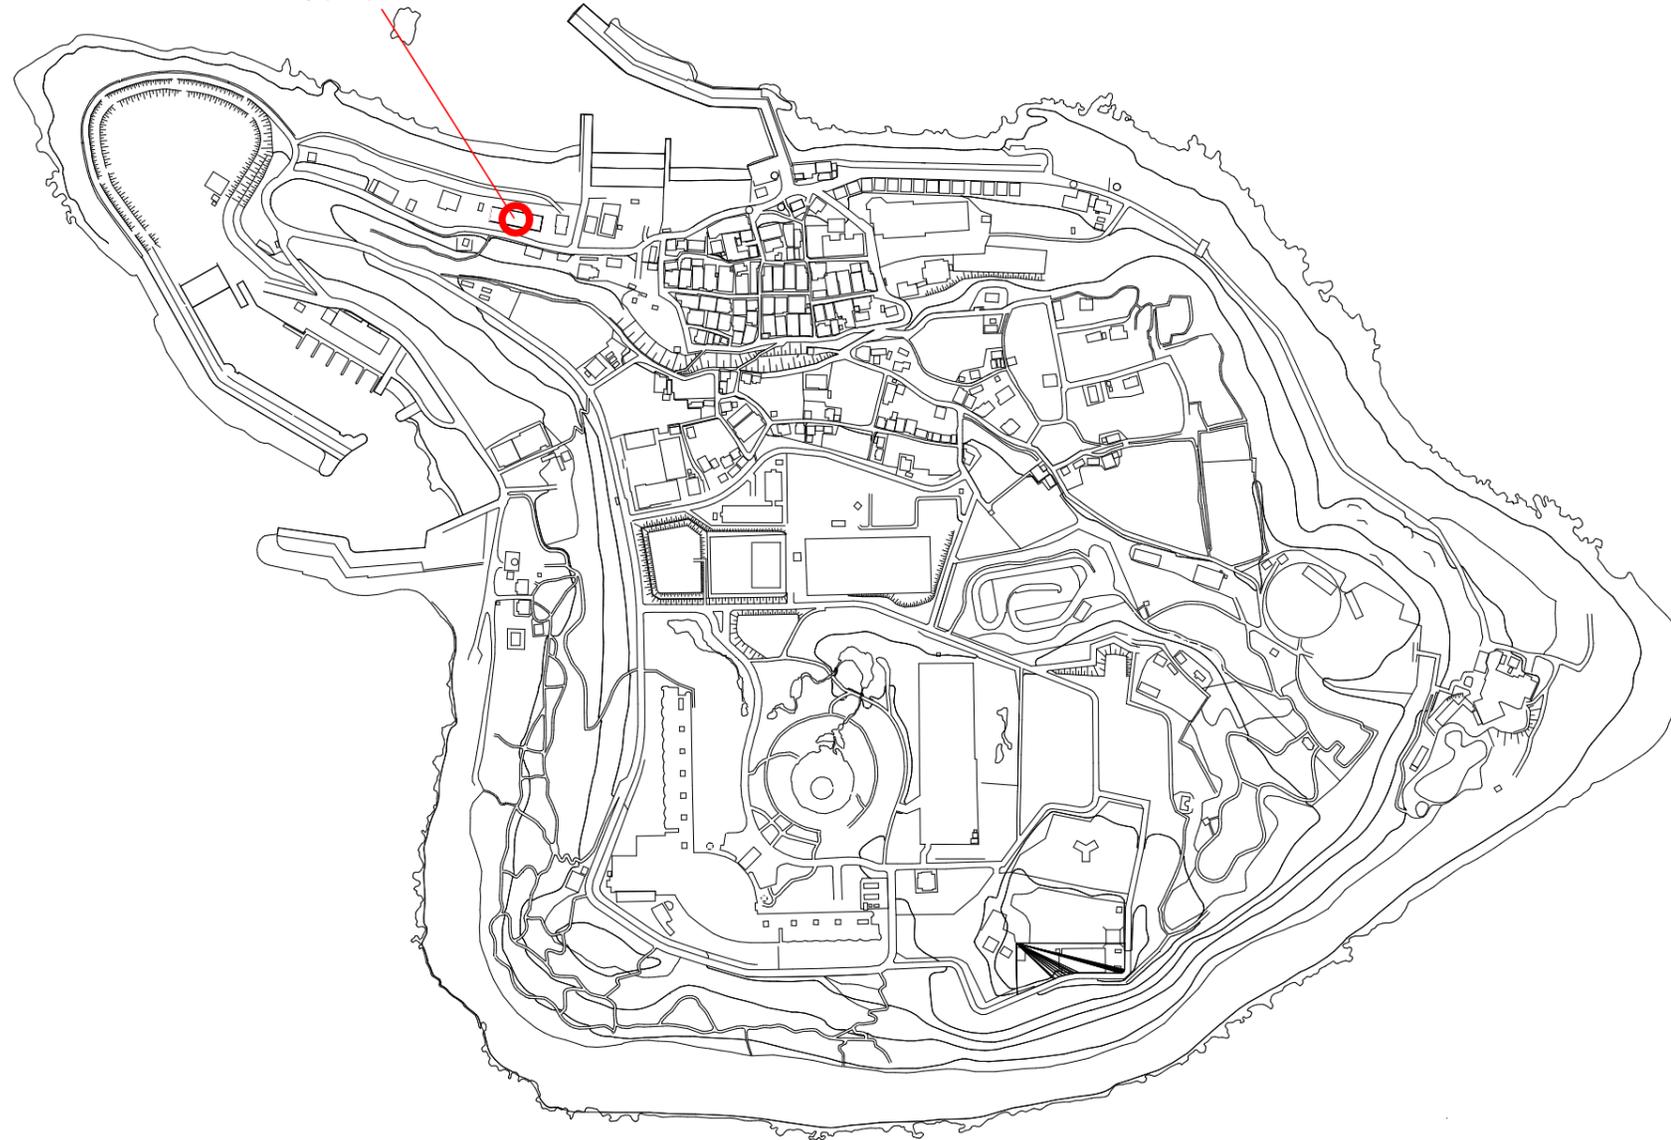


令和 2 年度 第 号			
位置	熱海市初島字拝ノ上 地内		
委託名	初島漁業集落排水処理施設 機能保全工事実施設計業務委託		
図面名	位置図	図面番号 6 葉中 1	
作製	令和 2 年 月	縮尺	1 : 2500
照査	(用)	設計	(渡)
熱海市 市民生活部 協働環境課			

全体平面図

縮尺 1/1500

漁業集落排水処理施設

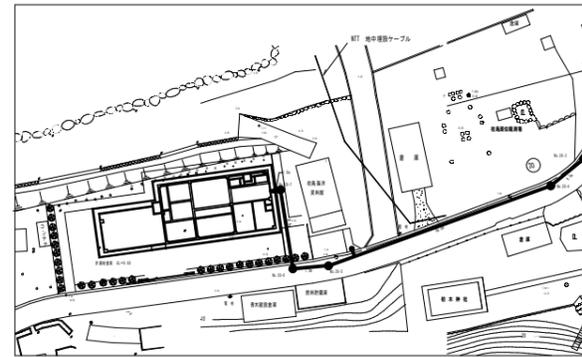


(初島浄水管理センター 1,664㎡)

凡例	
○	0号マンホール
●	1号マンホール
◎	中継ポンプマンホール
●	電ビマンホール
→	補助
→	専続
→	圧送管
→	既設管
→	水道管 (VPφ100)
→	水道管 (VPφ75)
→	水道管 (PPφ50)
→	既設排水管
□	汚水弁600口×750H(簡形)

管路施設
汚水管路延長
1.77km


ポンプ施設

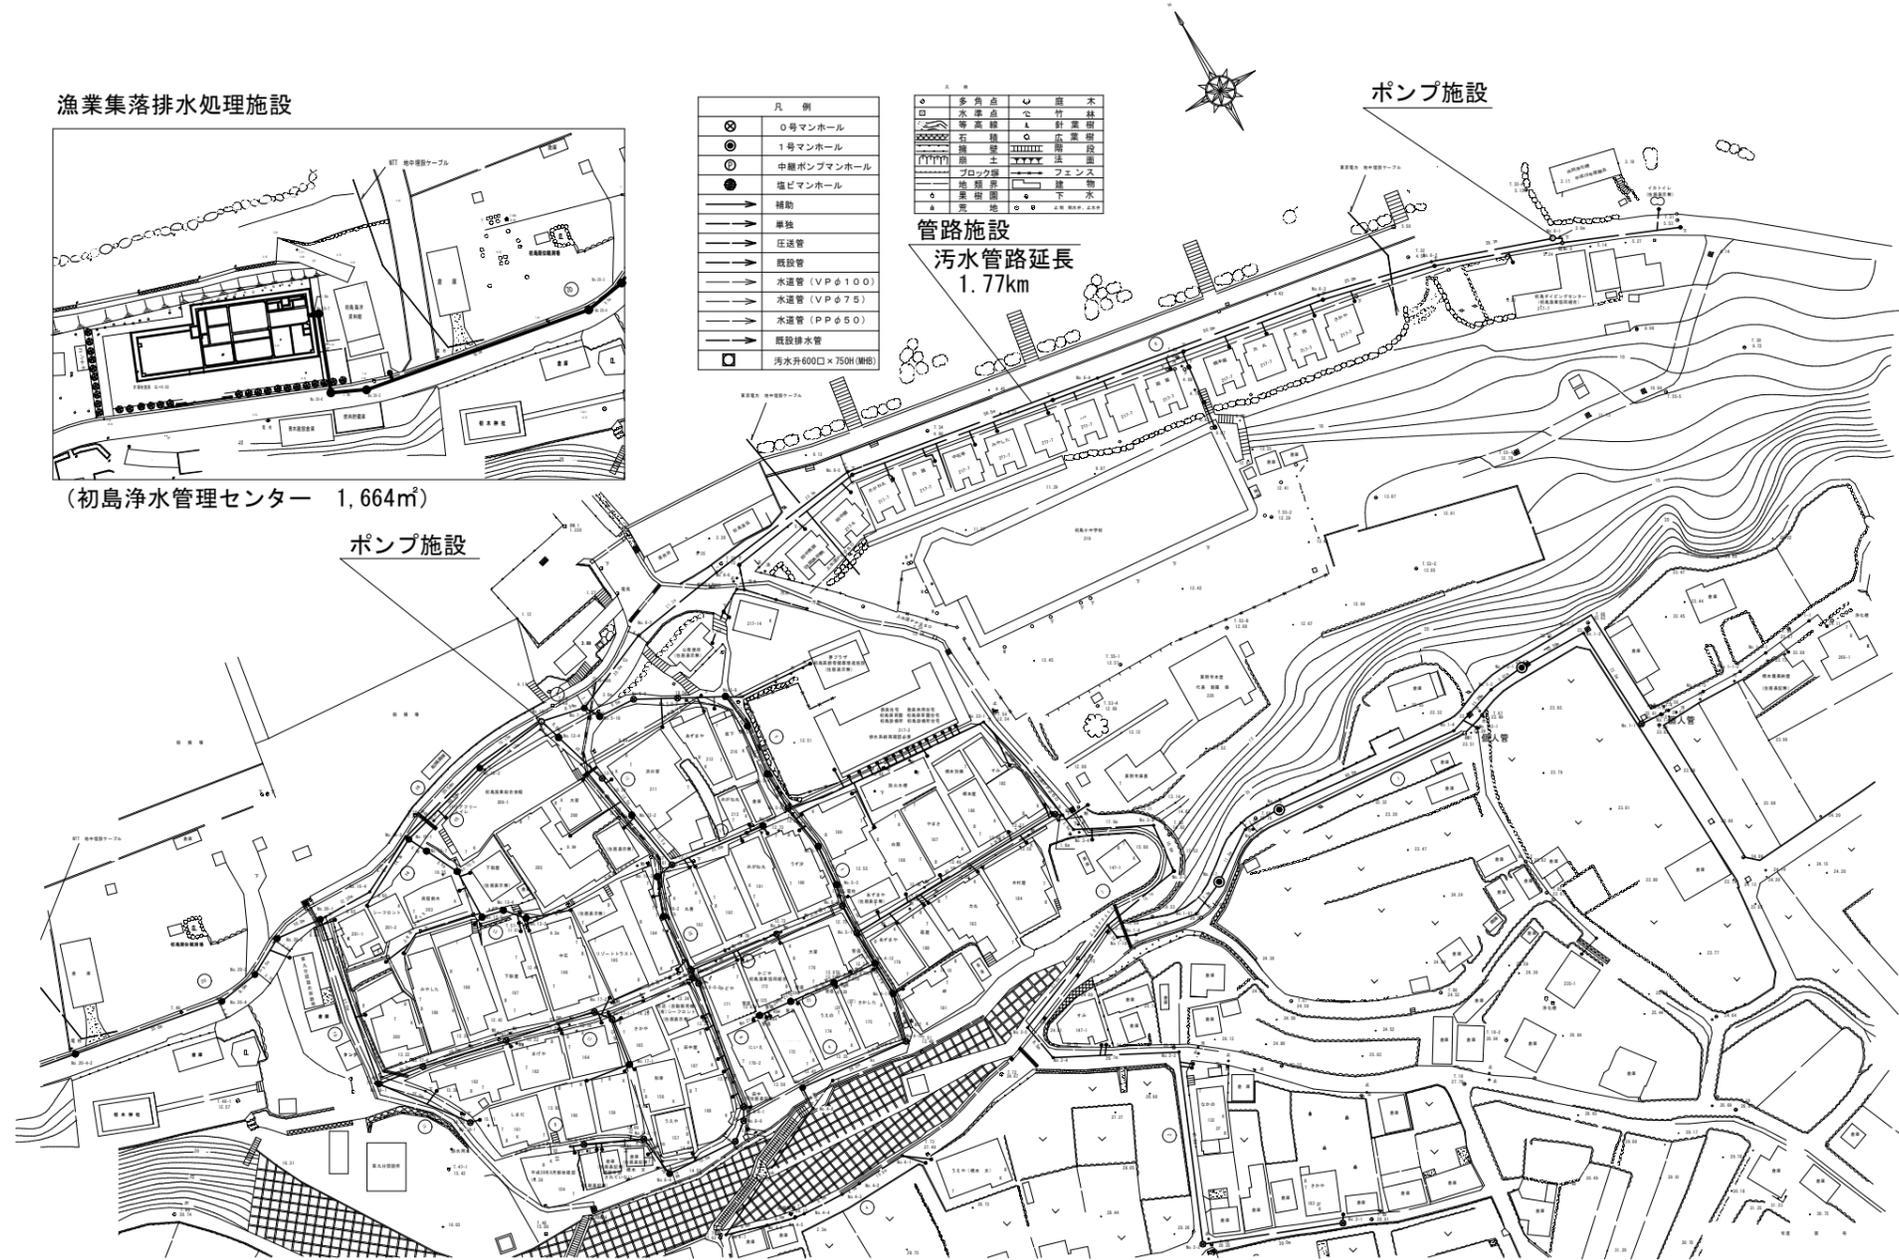

ポンプ施設

令和 2 年度 第 号	
位置	熱海市初島字拝ノ上 地内
委託名	初島漁業集落排水処理施設 機能保全工事実施施設設計業務委託
図面名	全体平面図 図面番号 6 葉中 2
作製	令和 2 年 月 縮尺 1:1500
照査	(用) 設計 (渡) 製図 (渡)
熱海市市民生活部 協働環境課	

初島浄水管理センター施設平面図

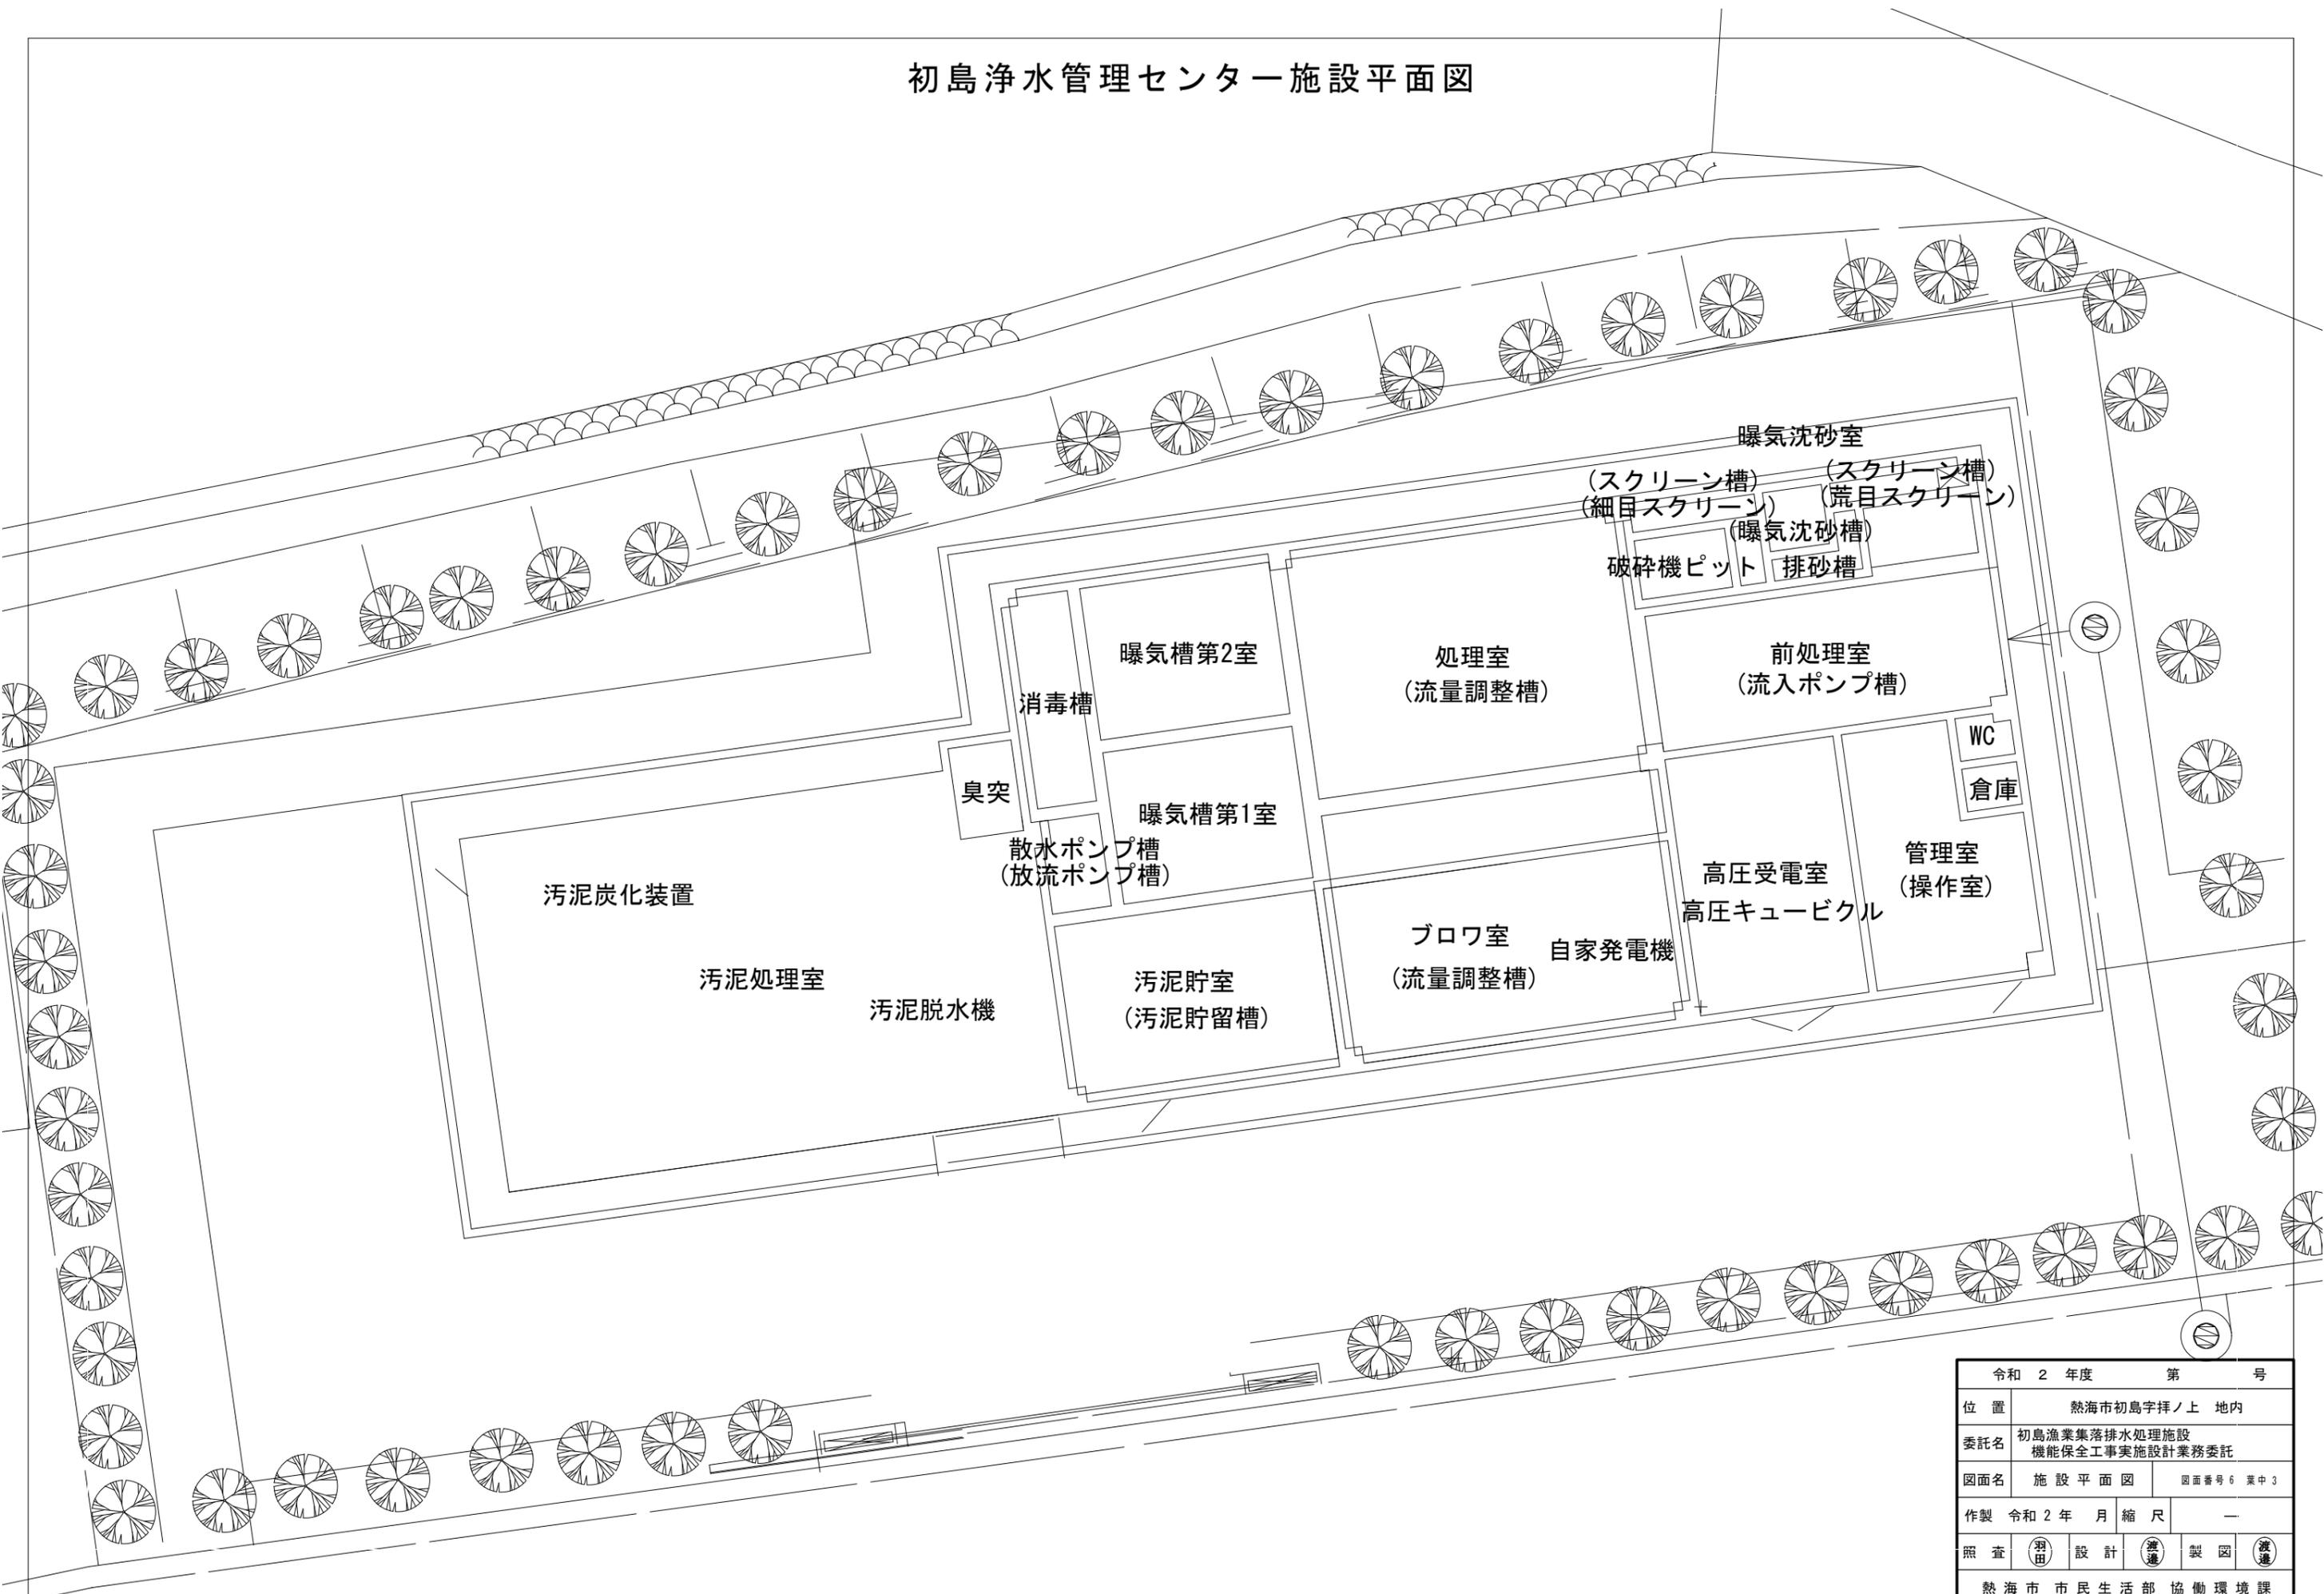

令和 2 年度 第 号	
位置	熱海市初島字拝ノ上 地内
委託名	初島漁業集落排水処理施設 機能保全工事実施設計業務委託
図面名	施設平面図 図面番号 6 葉中 3
作製	令和 2 年 月 縮尺 ー
照査	(羽田) 設計 (渡邊) 製図 (渡邊)
熱海市市民生活部 協働環境課	

初島浄水管理センター フローシート

ばっ気沈砂槽プロフ

汚泥貯留槽プロフ

ばっ気プロフ

ばっ気プロフ


ばっ気プロフ
(予備)

空気管リスト

番号	口径	名称
(a)	00A/65A	膜分離装置
(b)	20A	ばっ気沈砂槽 散気
(c)	20A	沈砂排出ポンプ
(d)	50A	汚泥貯留槽 攪拌
(e)	50A	送し空気
(f)	20A	送し空気


凡例

記号	名称
—	汚水
---	汚水・脱離液・散水
---	汚泥
---	空気
---	鉄溶液
⊗	仕切弁
∇	逆止弁
⊗	玉形弁
⊗	ボール弁
⊗	電動ボール弁
⊗	定流量弁
⊗	安全弁
∩	可とう管
(FI)	空気流量計
(FIQR)	流量指示積算記録計
(PIRA)	差圧計
(LSI)	水位計

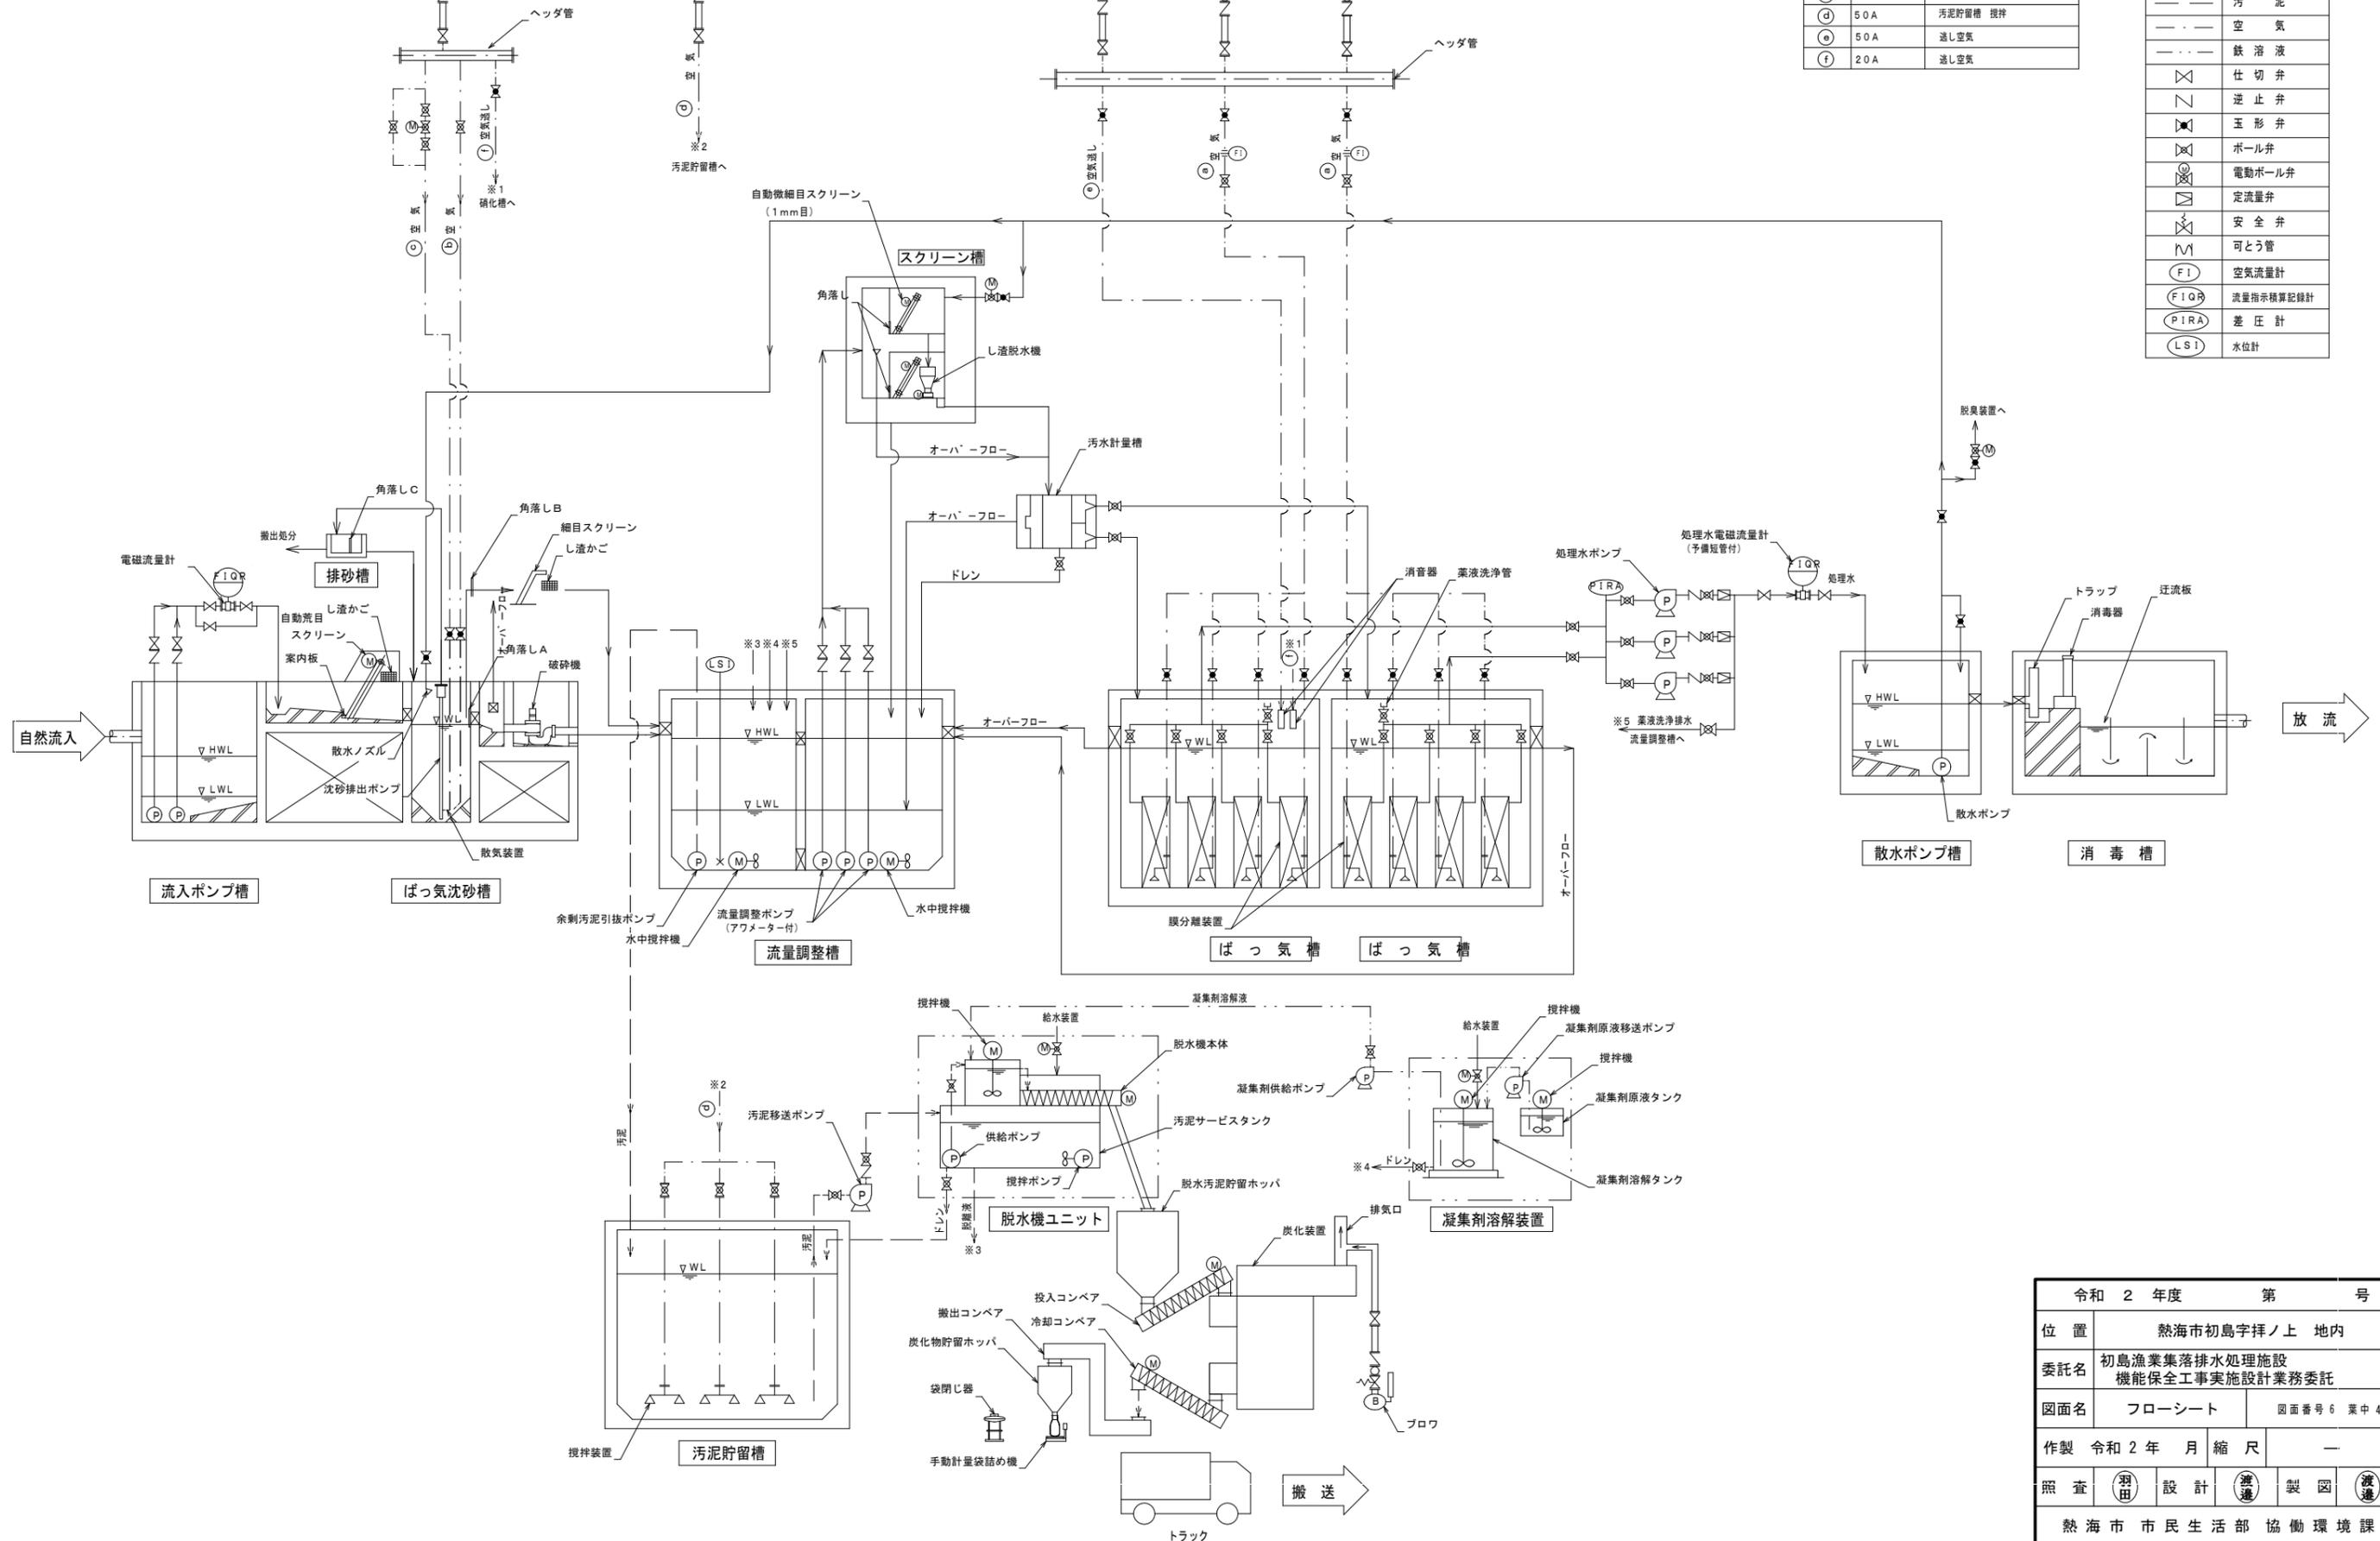

令和 2 年度	第	号
位置	熱海市初島字榎ノ上 地内	
委託名	初島漁業集落排水処理施設 機能保全工事実施設計業務委託	
図面名	フローシート	図面番号 6 葉中 4
作製	令和 2 年 月 縮尺	—
照査	(羽田) 設計	(渡邊) 製図 (渡邊)
熱海市市民生活部 協働環境課		

初島浄水管理センター 下部平面図

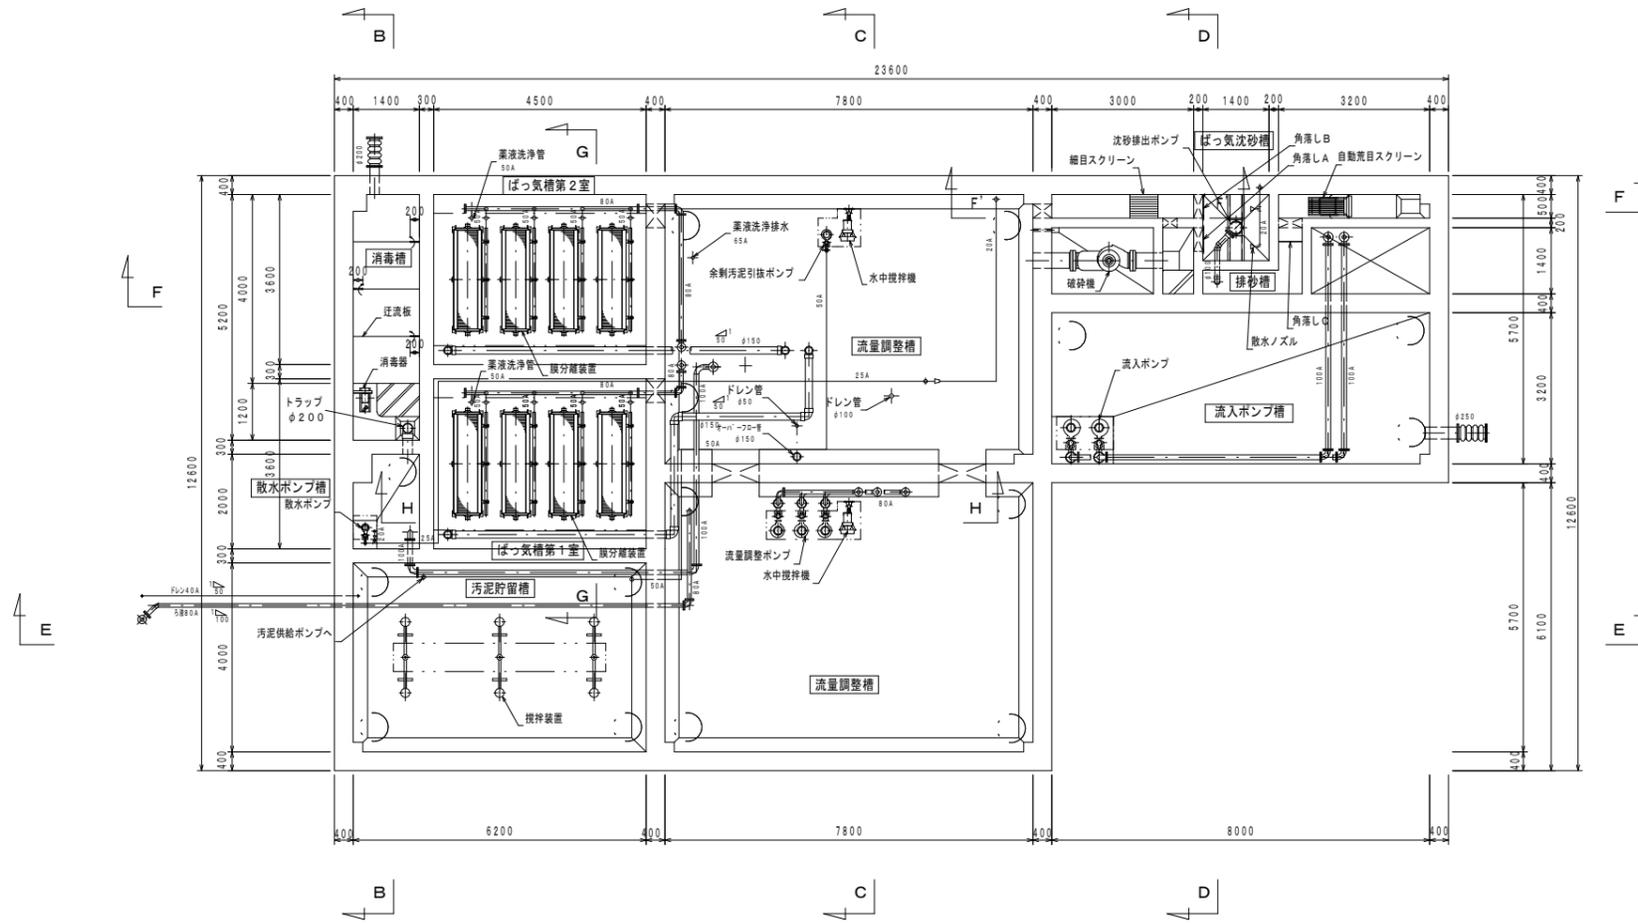

下部平面図 S=1/150

令和 2 年度 第 号	
位置	熱海市初島字拝ノ上 地内
委託名	初島漁業集落排水処理施設 機能保全工事実施設計業務委託
図面名	下部平面図 図面番号 6 葉中 6
作製	令和 2 年 月 縮尺 1 : 150
照査	(羽田) 設計 (渡邊) 製図 (渡邊)
熱海市市民生活部 協働環境課	